




PLANTA BAIXA ESGOTO / PLUVIAL  
ESC.: 1/50

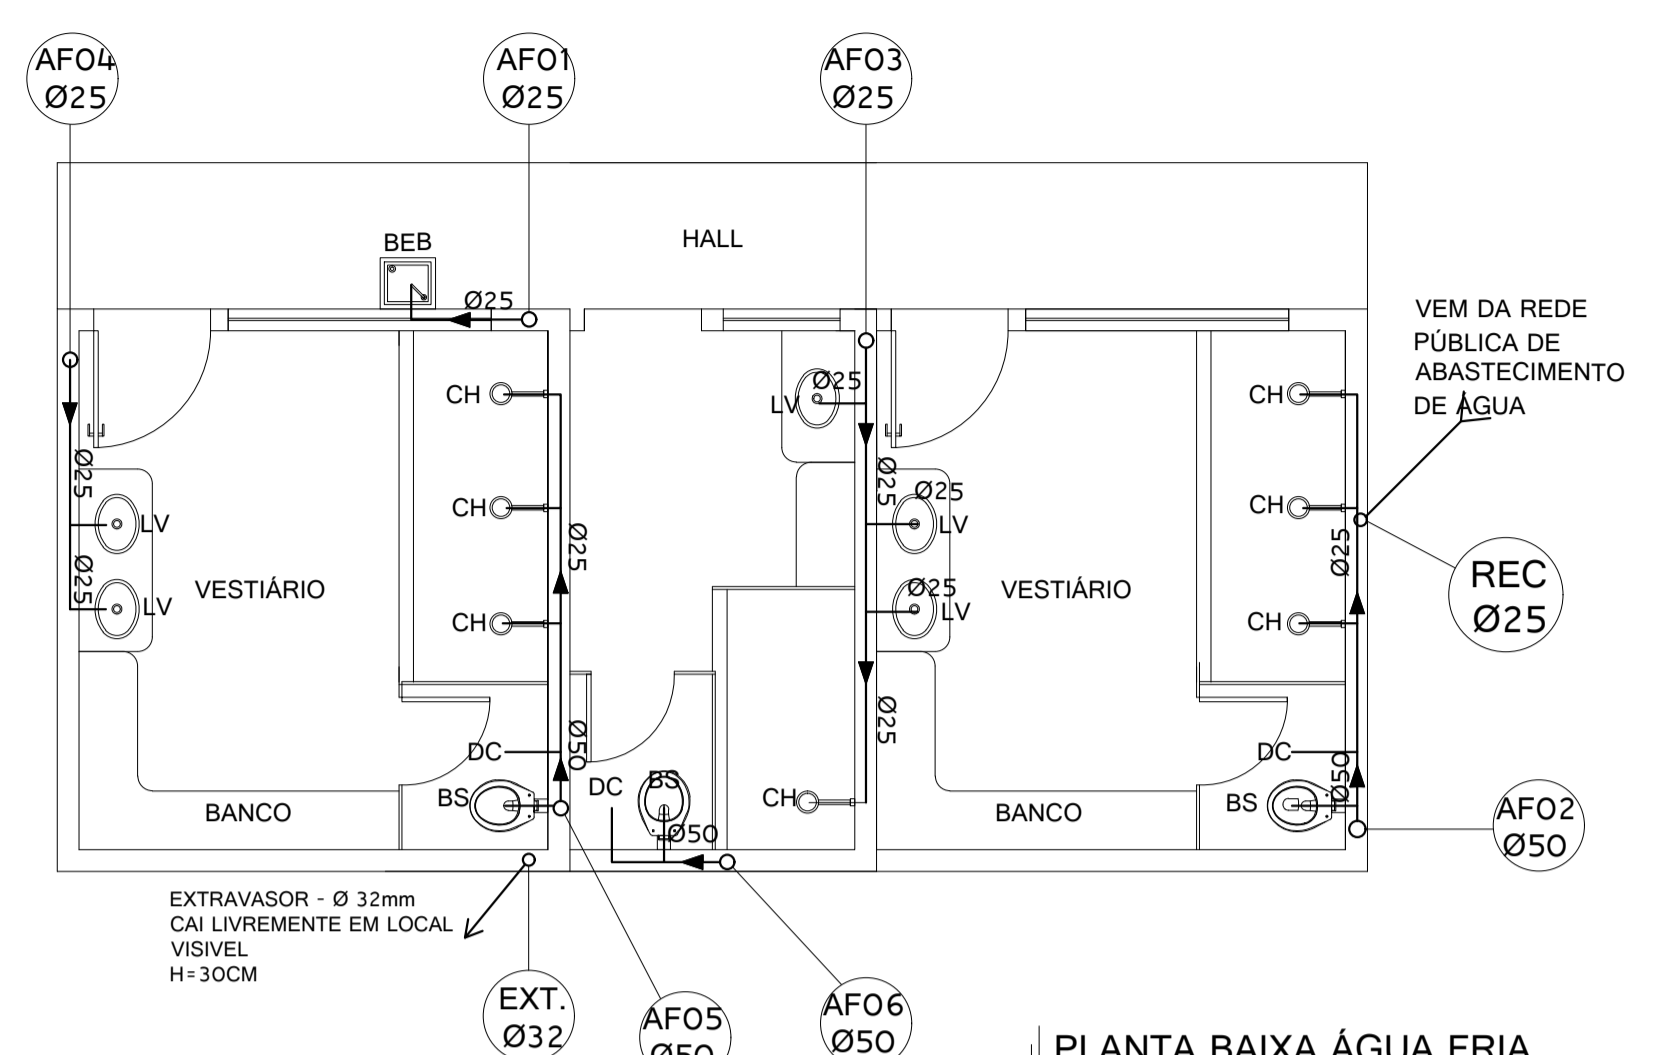


PLANTA BAIXA ÁGUA FRIA  
ESC.: 1/50

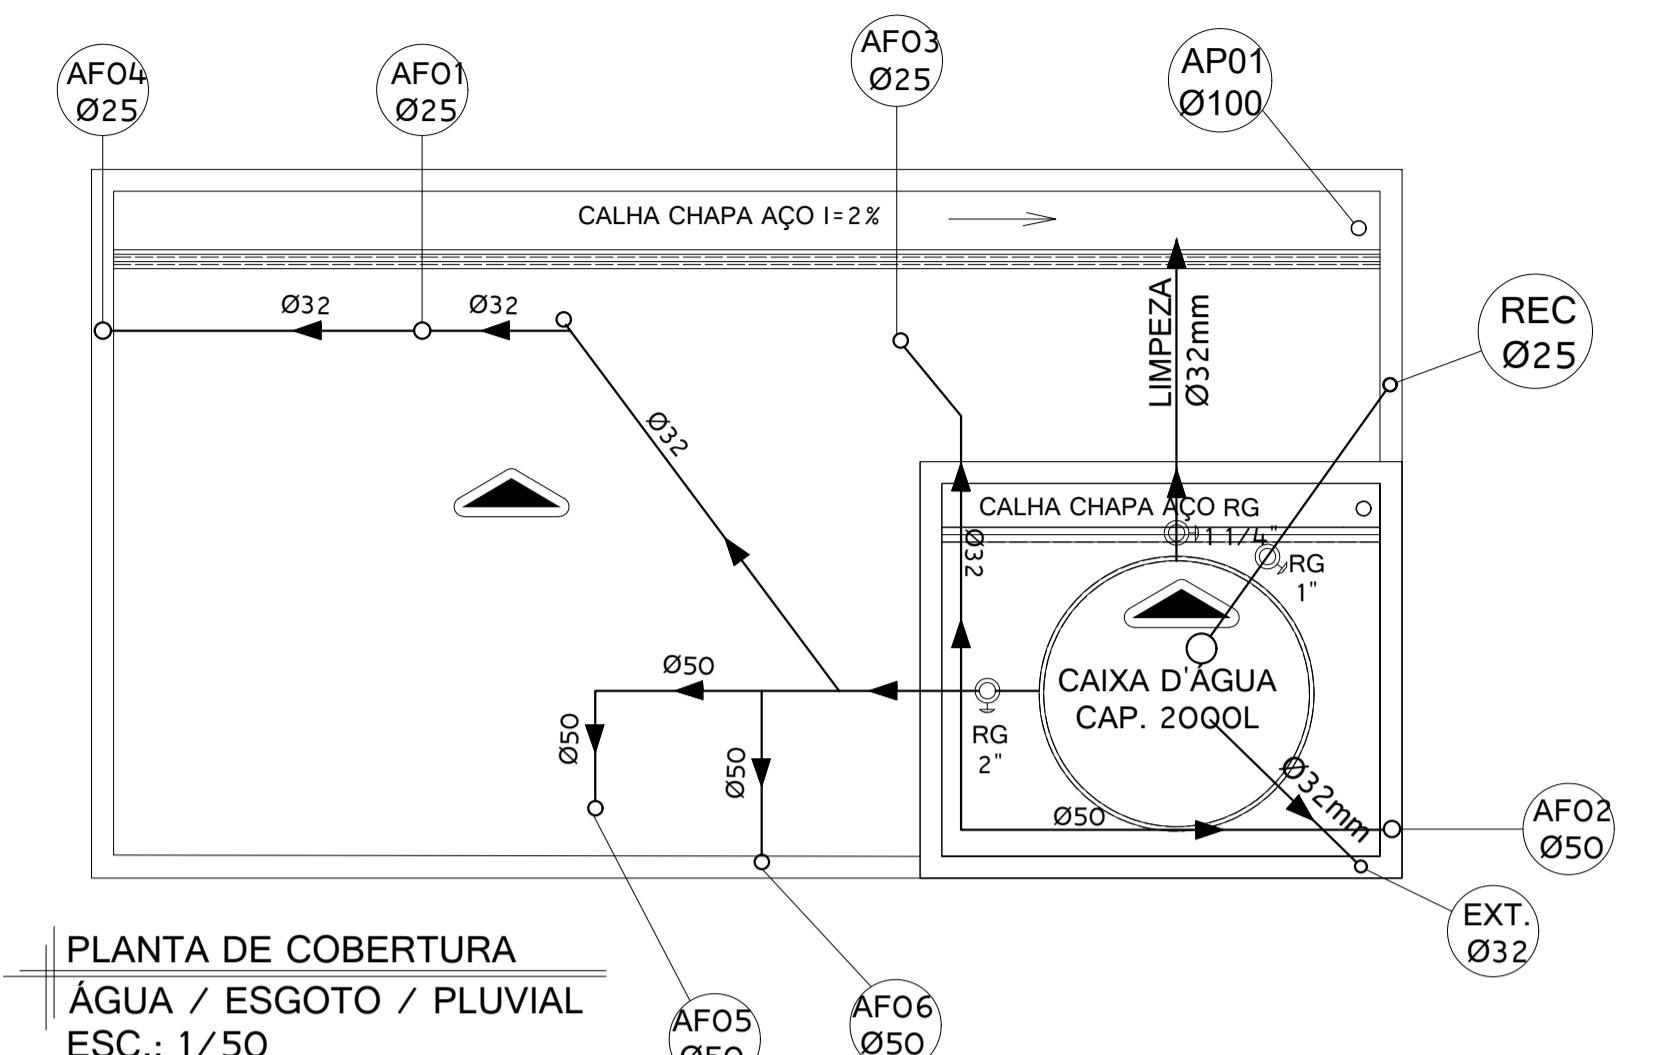

PLANTA DE COBERTURA  
ÁGUA / ESGOTO / PLUVIAL  
ESC.: 1/50

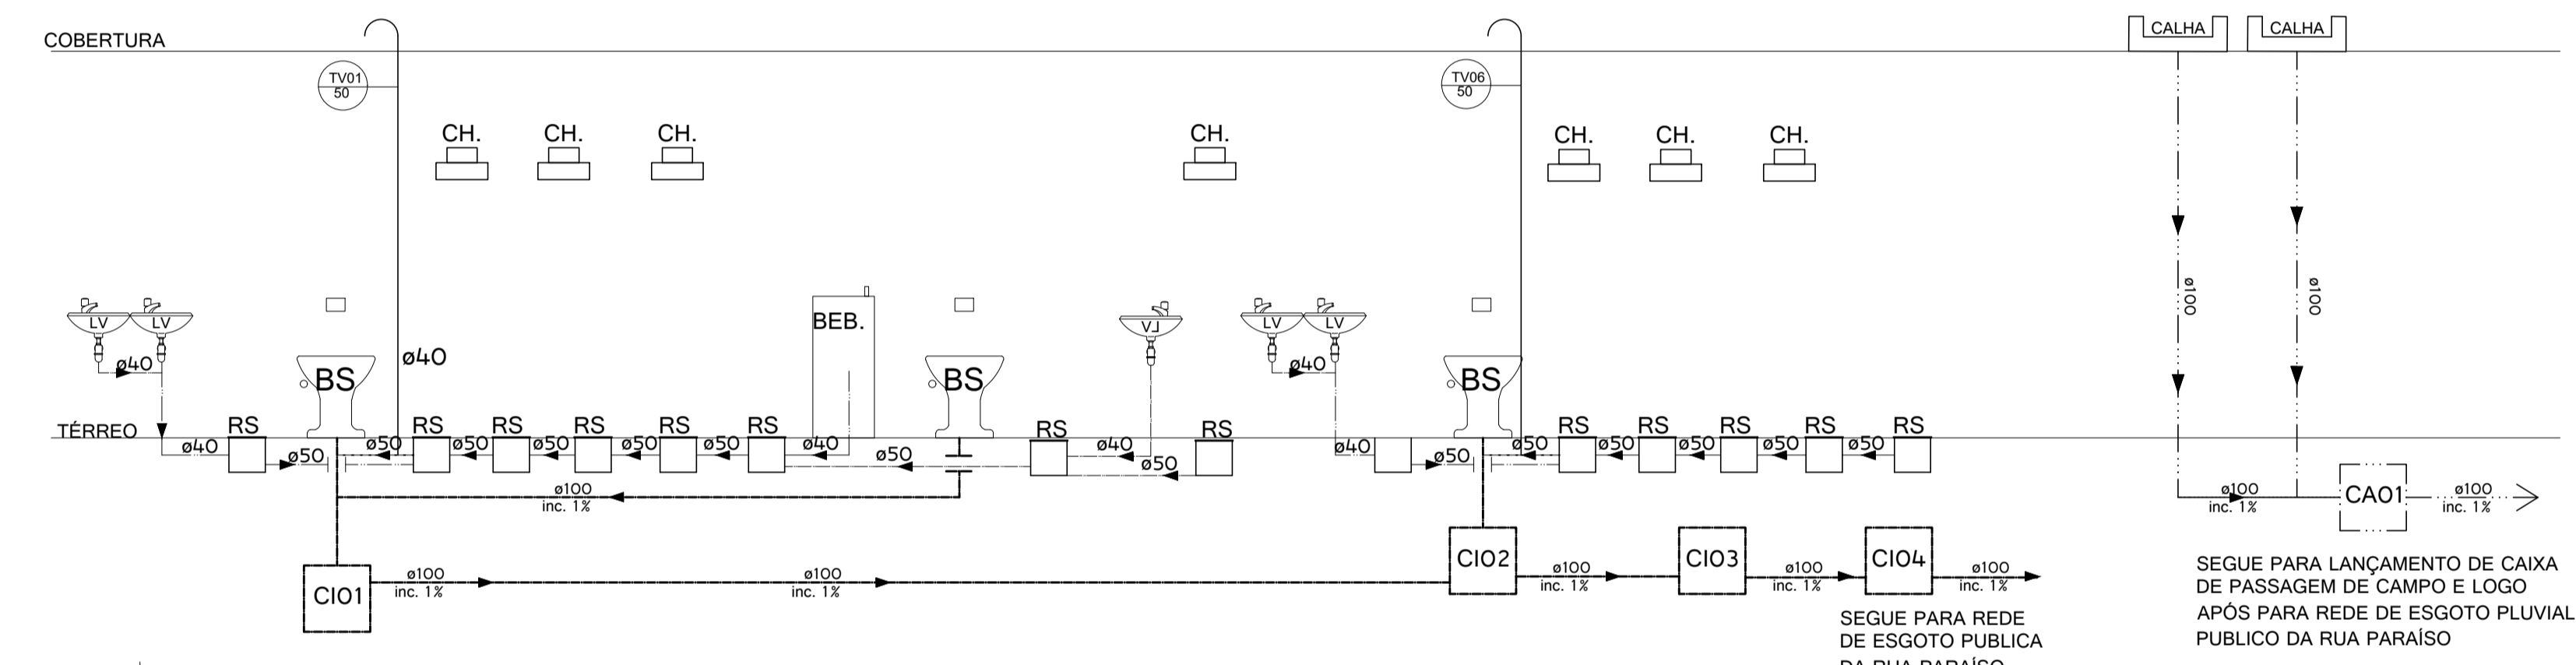


ESQUEMA VERTICAL ESGOTO / PLUVIAL  
S/ ESC.

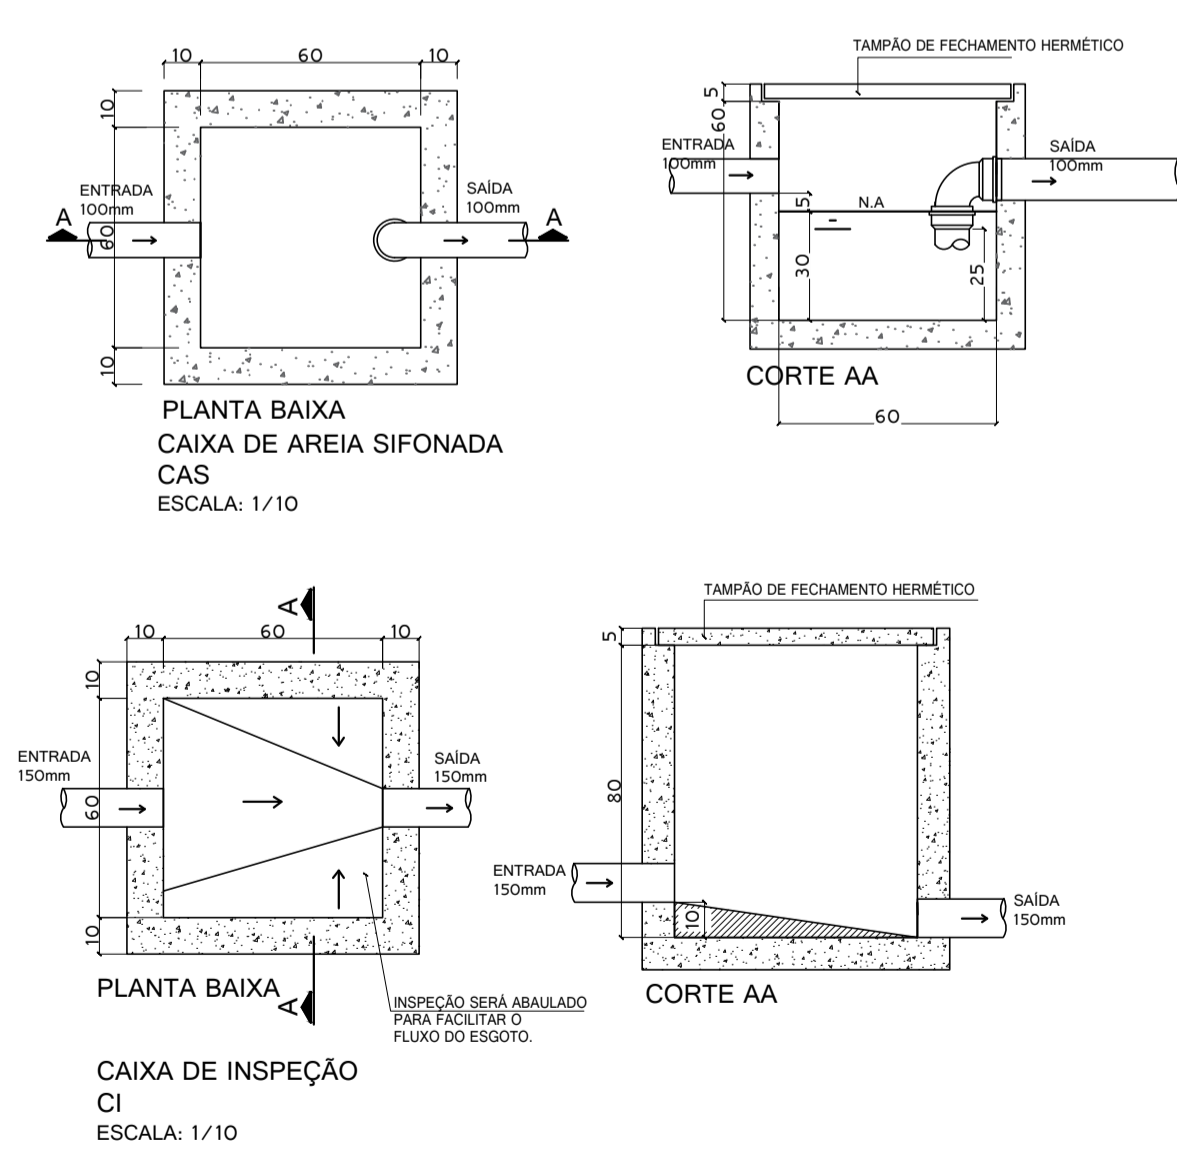


PLANTA BAIXA CAIXA DE AREIA SIFONADA CAS  
ESCALA: 1/10

CAIXA DE INSPEÇÃO CI  
ESCALA: 1/10

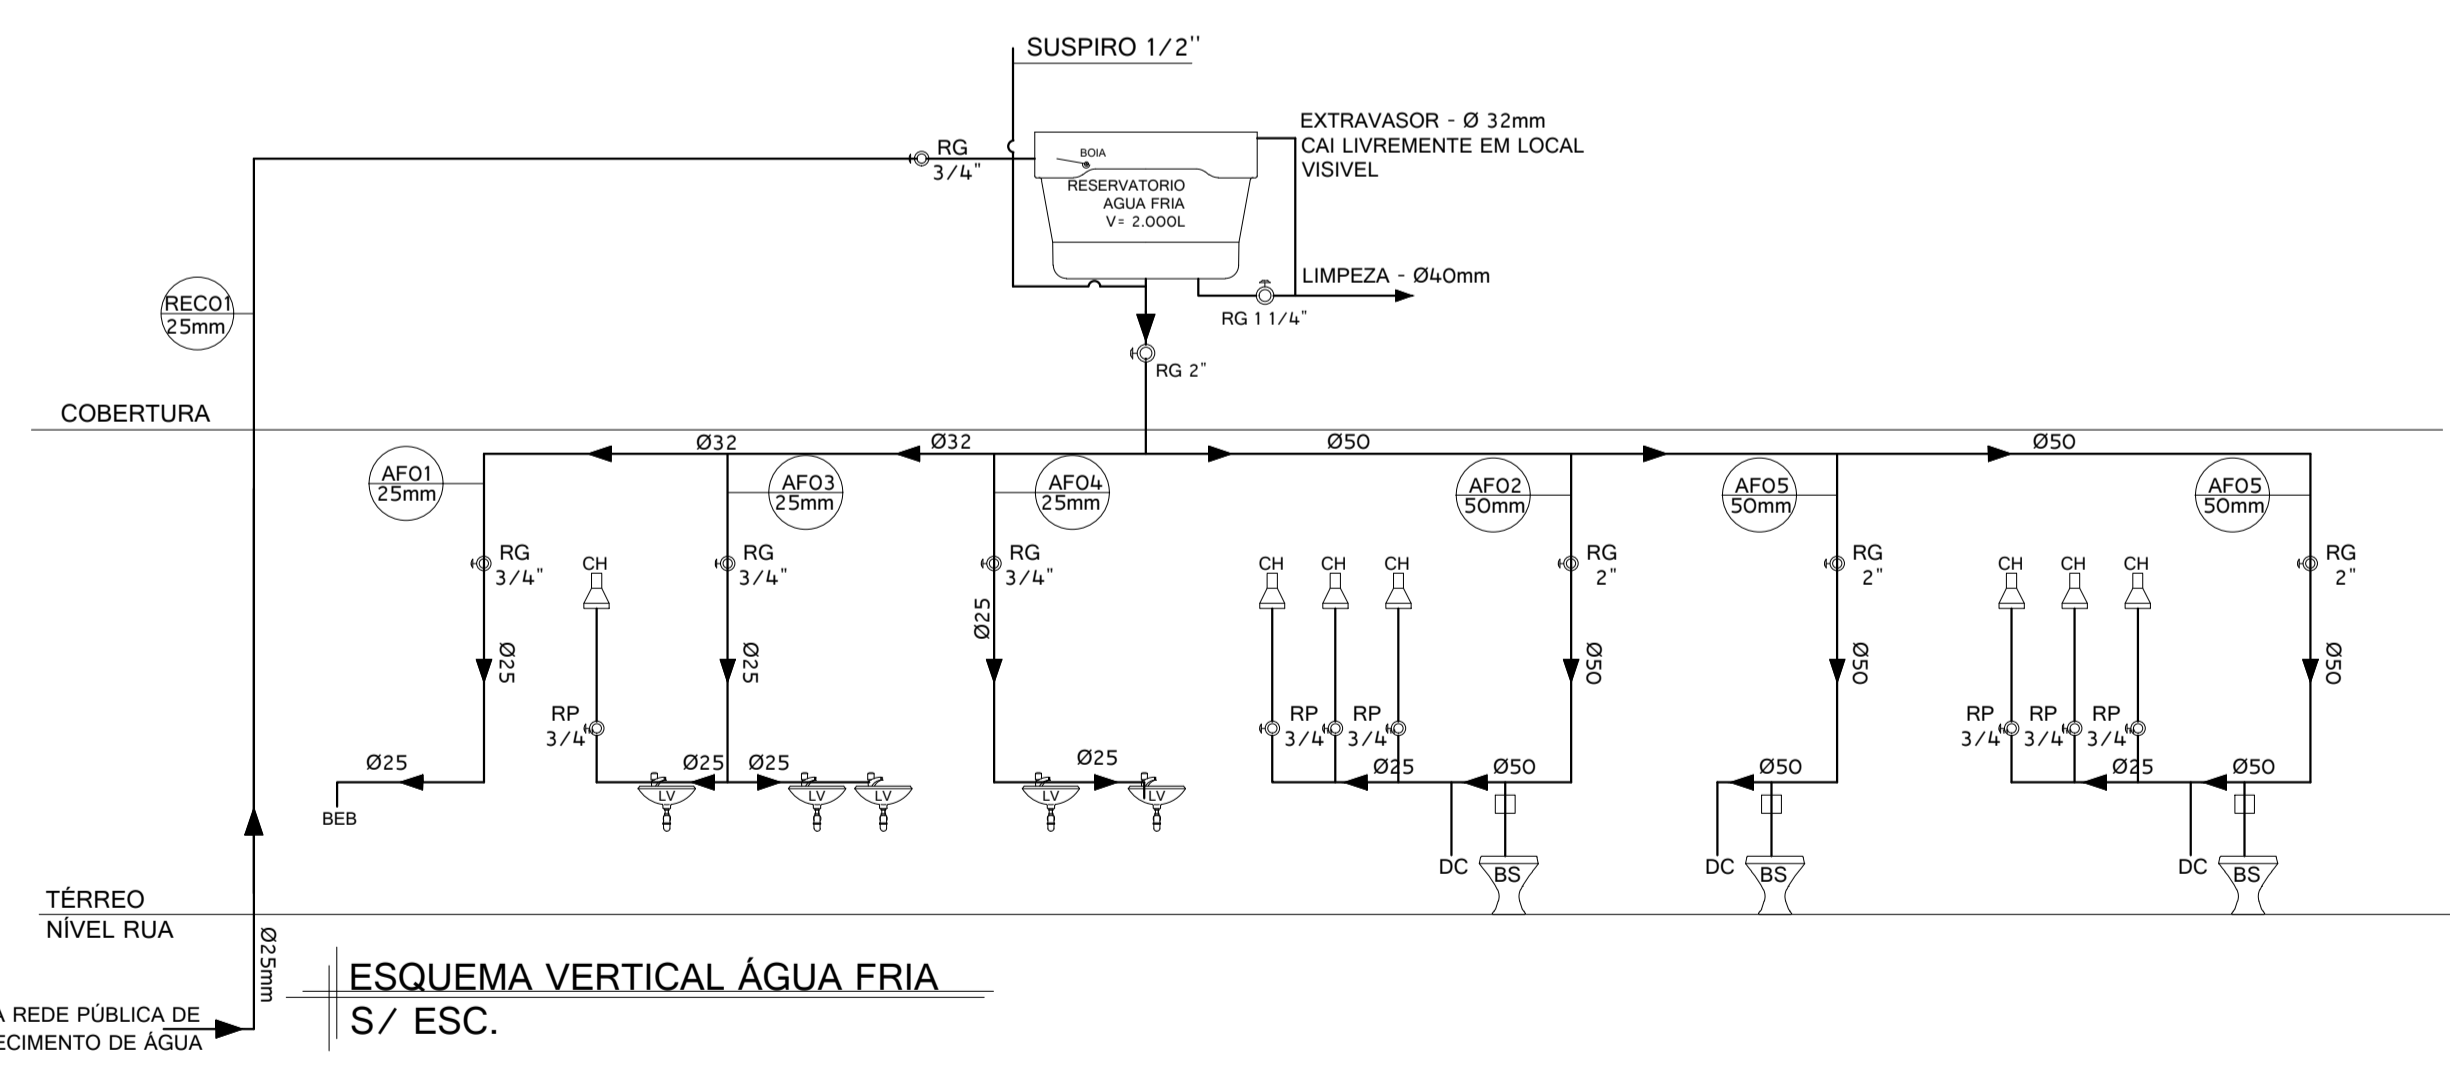

ESQUEMA VERTICAL ÁGUA FRIA  
S/ ESC.

NOTAS	SIMBOLOGIA	SIMBOLOGIA INSTALAÇÕES NOVAS	SIMBOLOGIA INSTALAÇÕES EXISTENTES	NOTAS	EQUIVALÊNCIA EM mm
<p>NOTA 01: INCLINAÇÕES MÍNIMAS DE ESGOTO PLUVIAL. Toda tubulação horizontal com <math>I_{min}=2\%</math> e tubulação vertical com <math>I_{min}=0,5\%</math></p> <p>NOTA 02: INCLINAÇÕES MÍNIMAS DE ESGOTO. Tubulação com diâmetros até 75mm <math>I_{min}=2\%</math>; Tubulação acima de 75mm a 100mm <math>I_{min}=1\%</math></p> <p>NOTA 03: SERÃO SUBSTITUÍDOS TODAS AS LOUÇAS SANITÁRIAS, TORNEIRAS E REGISTROS EXISTENTES.</p>	AF-ÁGUA FRIA	BEBN - BEBEDOURO NOVO	OBS: SOMENTE PONTOS DE ÁGUA E ESGOTO EXISTENTES E LOUÇAS SERÃO SUBSTITUÍDAS	NO RESERVATÓRIO DEVERÁ CONSTAR: EXTRAVASOR, LIMPEZA, REGISTRO DE BOIA COM PREVISÃO DE CONSUMO DE 24h.	TIPO DE TUBULAÇÃO
	AP-ÁGUA PLUVIAL	VSN - VASO SANITÁRIO NOVO	EXISTENTES E LOUÇAS SERÃO SUBSTITUÍDAS	TUBULAÇÃO DE ÁGUA FRIA EM PVC RÍGIDO SOLDÁVEL	ROSCA DE PREFERÊNCIA EM POLEGADAS
	BS-BACIA SANITÁRIA	LVN - LAVATÓRIO NOVO	CHE - CHUVEIRO EXISTENTE	NÃO DEVERÁ SER UTILIZADO NENHUM PRODUTO TIPO VEDA JUNTAS NAS CONEXÕES APARENTE DA CAIXA (USAR FITA VEDANTE)	1/2 3/4 1 1.1/4 1.1/2 2
	CI-CAIXA DE INSPEÇÃO	DHN - DUCHA HIGIÊNICA NOVO	LVE - LAVATÓRIO EXISTENTE	PREPARAR INSTALAÇÕES HIDRÁULICAS EM NÍVEL HORIZONTAL	EQUIVALÊNCIA DO DN EM mm
	CG-CAIXA DE GORDURA	CHN - CHUVEIRO NOVO	RGE - REGISTRO DE GAVETA EXISTENTE	COTAS EM CENTÍMETRO	60 20 25 32 40 50
	CP-CAIXA DE PASSAGEM	TQN - TANQUE NOVO	DHE - DUCHA HIGIÊNICA EXISTENTE	A PRESSÃO DA ÁGUA FORNECIDA PELA CESAN, NESTE LOCAL, É SUFICIENTE ABASTECER O RESERVATÓRIO SUPERIOR, NÃO NECESSITANDO DE CISTERNA.	TUBO DE ESGOTO PRIMÁRIO
	CA-CAIXA DE AREIA	YSE - VASO SANITÁRIO EXISTENTE	VSE - VASO SANITÁRIO EXISTENTE		TUBO DE ÁGUA PLUVIAL
	CS-CAIXA SIFONADA	PIAE - PIA EXISTENTE	PIAE - PIA EXISTENTE		TUBO DE ESGOTO SECUNDÁRIO
	EXT-EXTRAVASOR				TUBO DE ÁGUA FRIA
					TUBO DE VENTILAÇÃO
				TUBO DE ÁGUA FRIA PELO TETO	

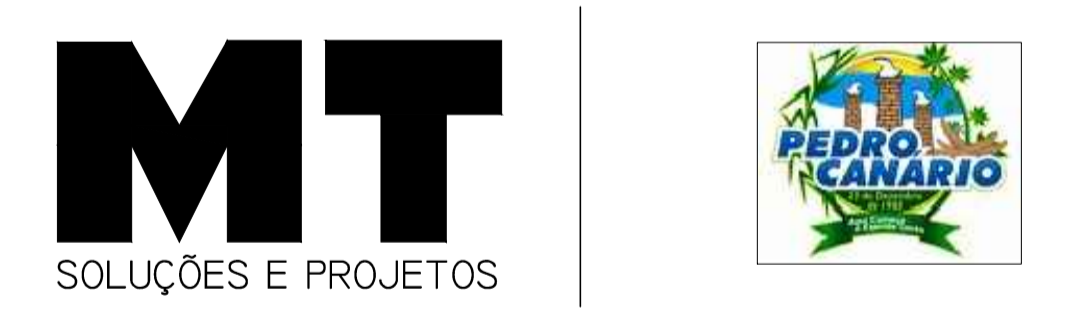

**PROJETO HIDROSSANITÁRIO VESTIÁRIO**  
**IMPLANTAÇÃO CAMPO DE FUTEBOL**

ENDEREÇO DA OBRA:  
Rua Dom Pedro, Floresta do Sul - Pedro Canário/ES

PROPRIETÁRIO  
Prefeitura Municipal de Pedro Canário/ES

AUTOR DO PROJETO  
Manuela Mero dos Santos  
Arquiteta e Urbanista - CAU 453460-9

CONTEÚDO DA PRANCHA  
Planta baixa Térreo água Fria / Planta baixa Térreo Esgoto  
Esquema Vertical água Fria / DET. Coixas  
Planta de cobertura água Fria/Esgoto:Esquema Vertical Esgoto

PRANCHA  
01/01

ESCALA DE PLOTAGEM: 1/50  
FORMATO: A1  
REVISÃO: 00  
DATA: Agosto/2021